

Nr 4  
pomost do cumowania  
8,0x2,4m


Nr 3  
pomost rekreacyjny  
(12,0+12,0)x2,4m

Nr 2  
pomost do cumowania  
8,0x2,4m

Nr 1  
pomost rekreacyjny  
(12,0+12,0)x2,4m

Plan zagospodarowania terenu  
skala 1:1000

Pomosty do rekreacji na zbiorniku wodnym w Krynicach

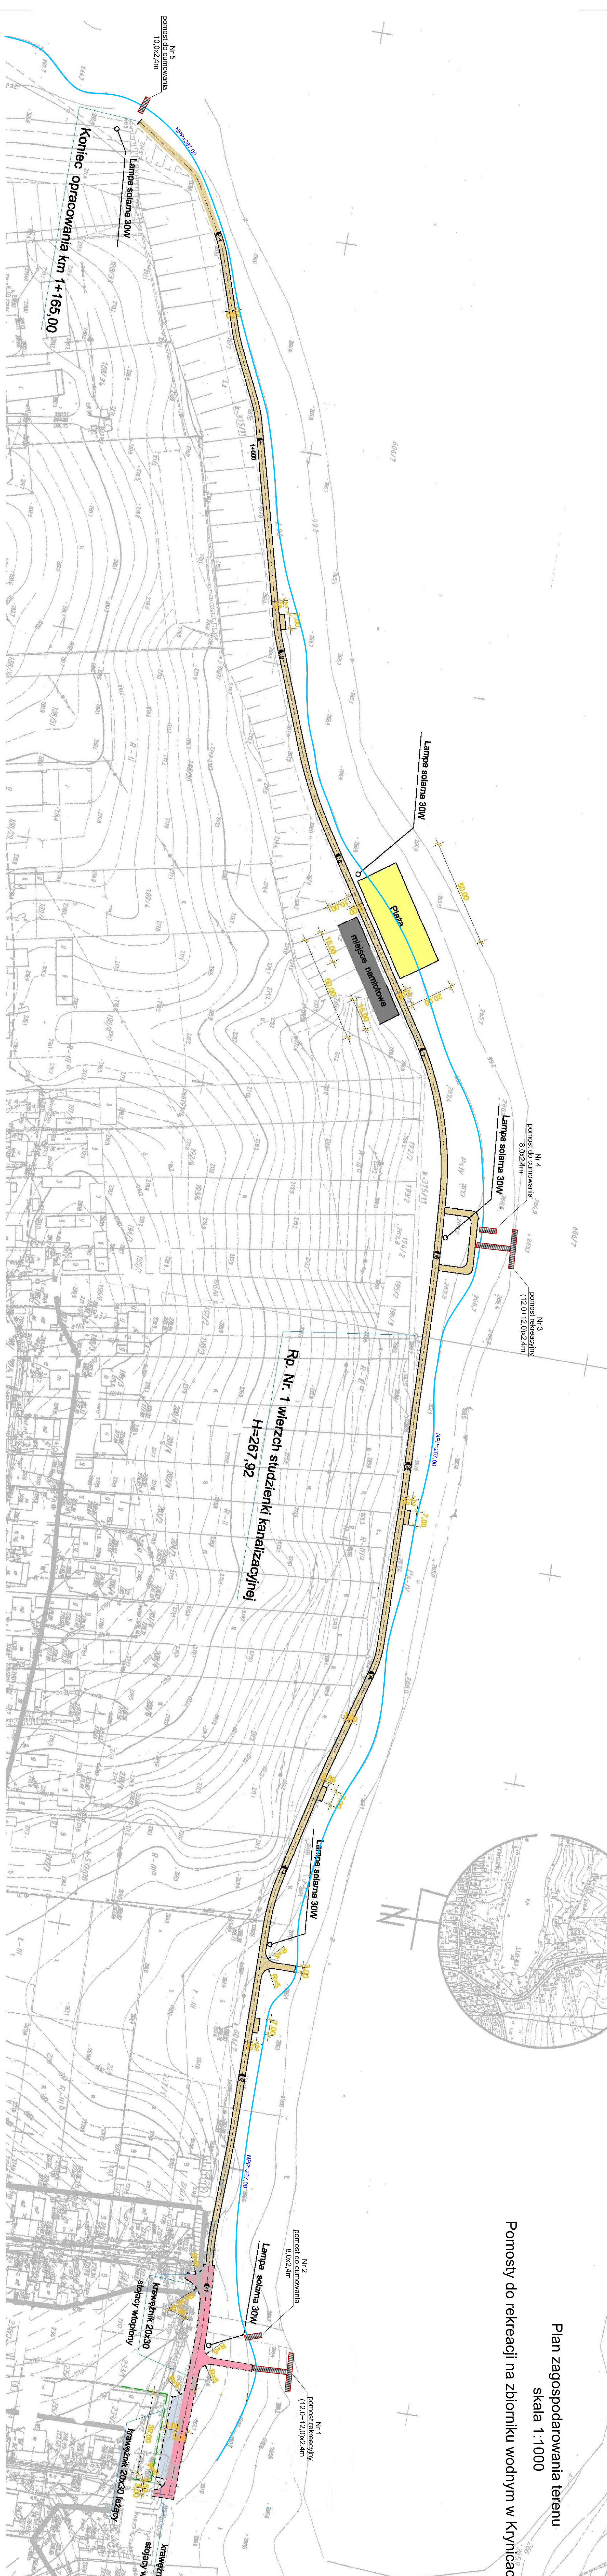

Nr 5  
pomost do cumowania  
10,0x2,4m

Lampa solarna 30W

KONIEC OPRACOWANIA  
KM 1+165,00

Lampa solarna 30W

Płaza

miejsce namiotowe

Lampa solarna 30W

Rp. Nr. 1 wieżch studzienki kanalizacyjnej  
H=267,92

Lampa solarna 30W

Lampa solarna 30W

stągiewy wtopione

krawężnik 20x30

stągiewy wtopione

krawężnik 20x30 leżący